

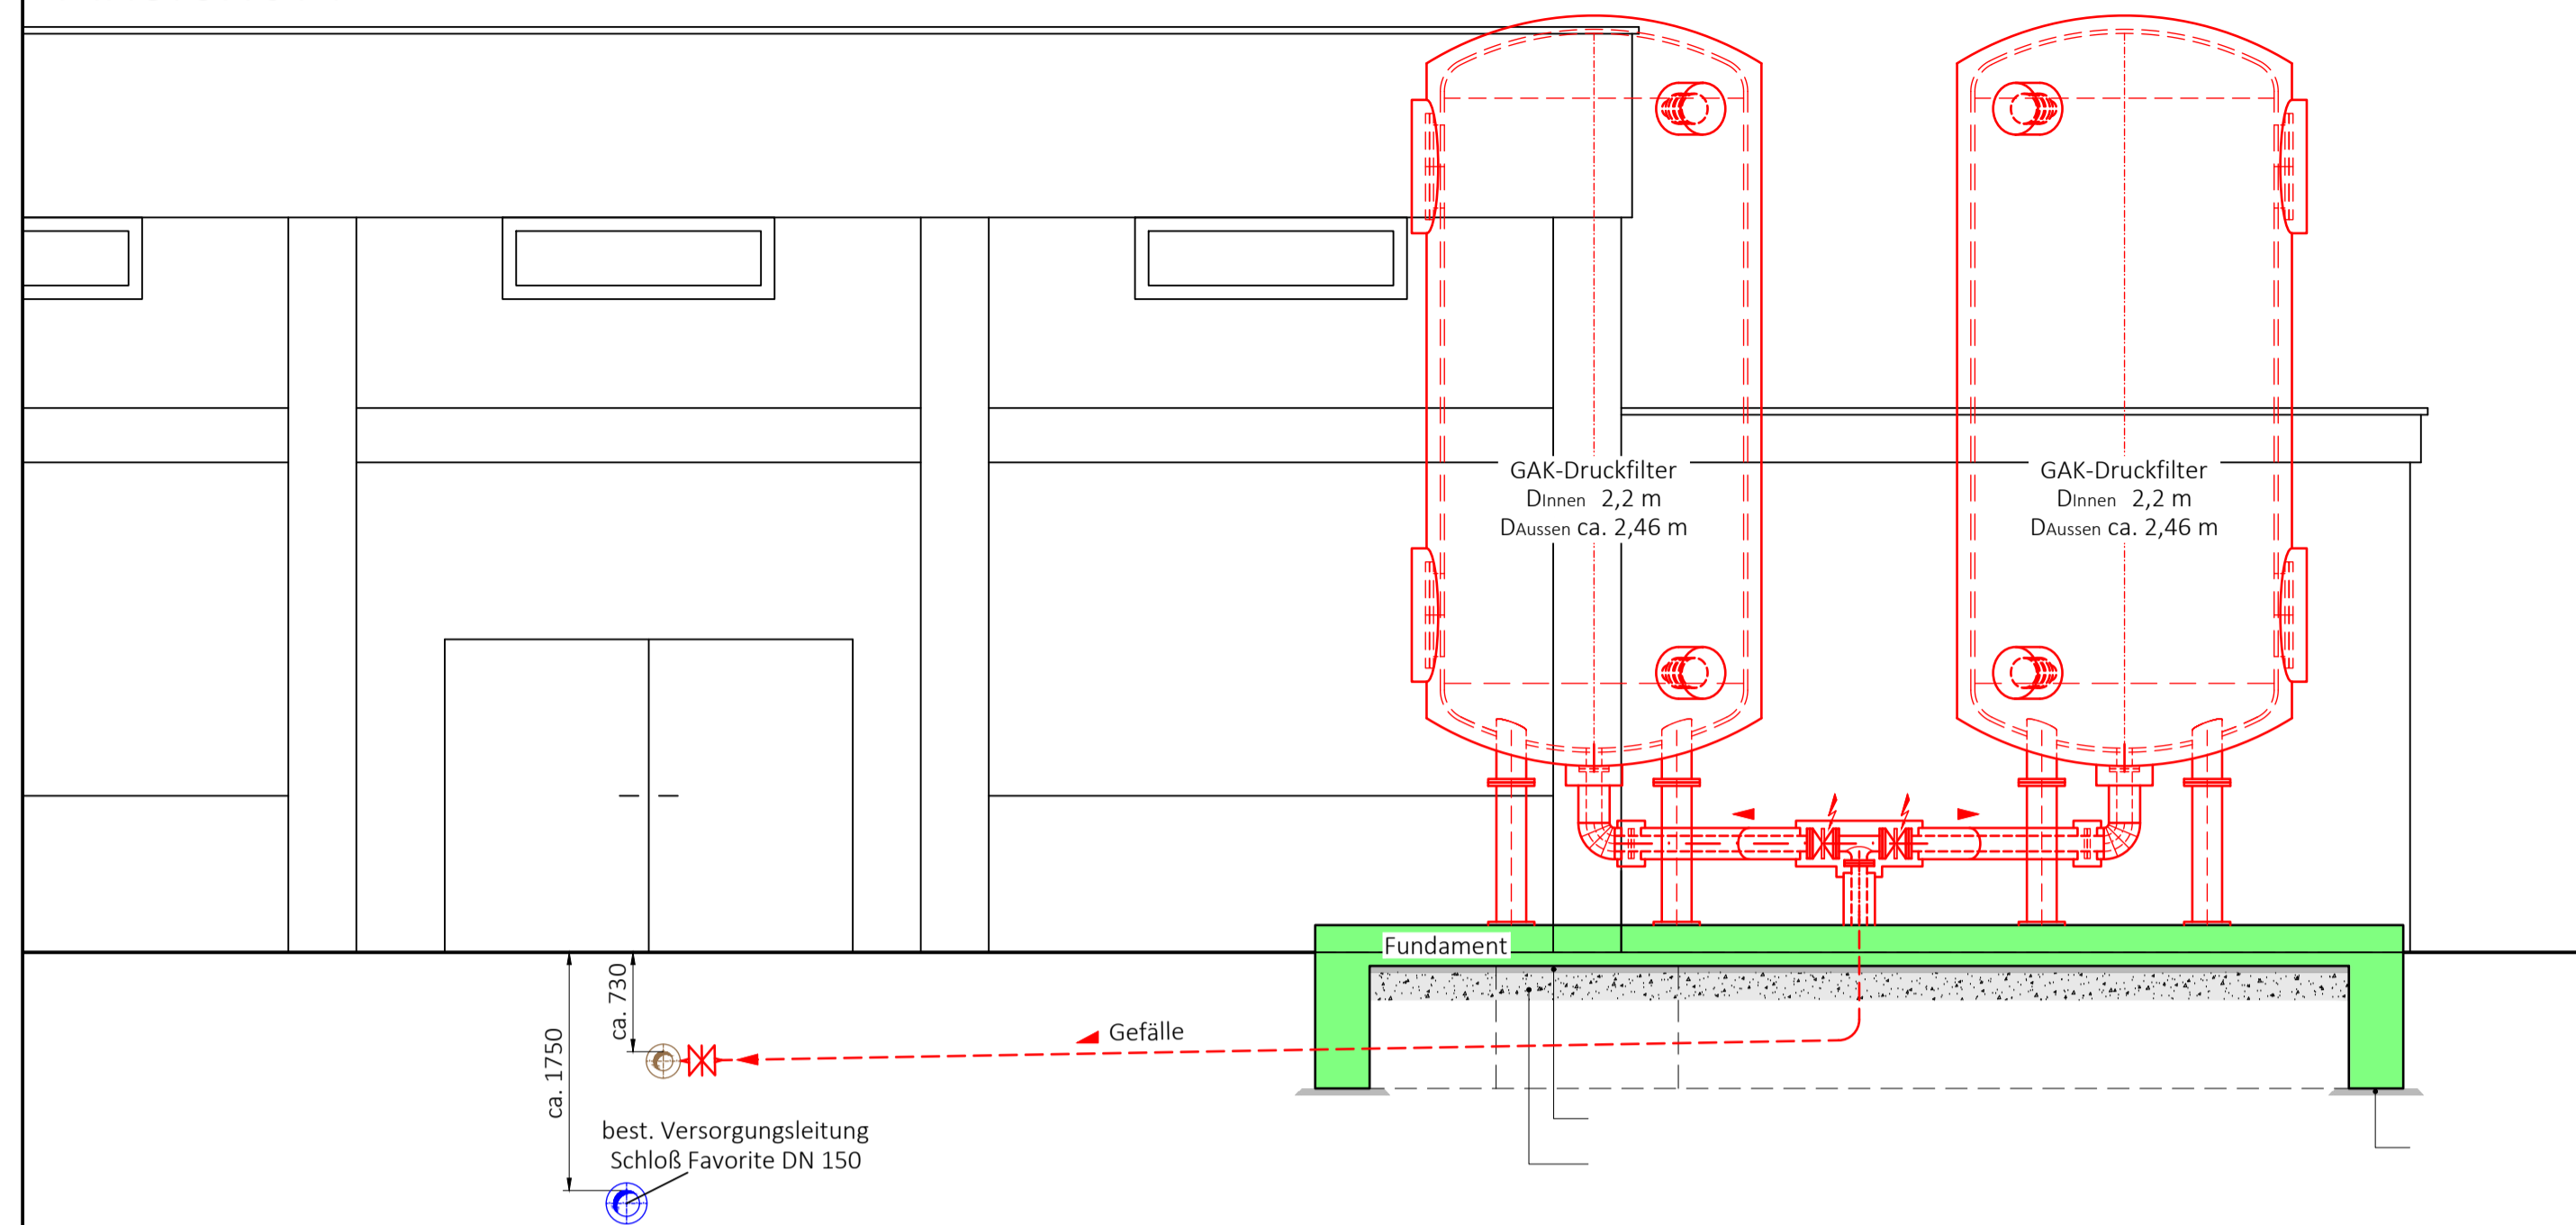



Ansicht A

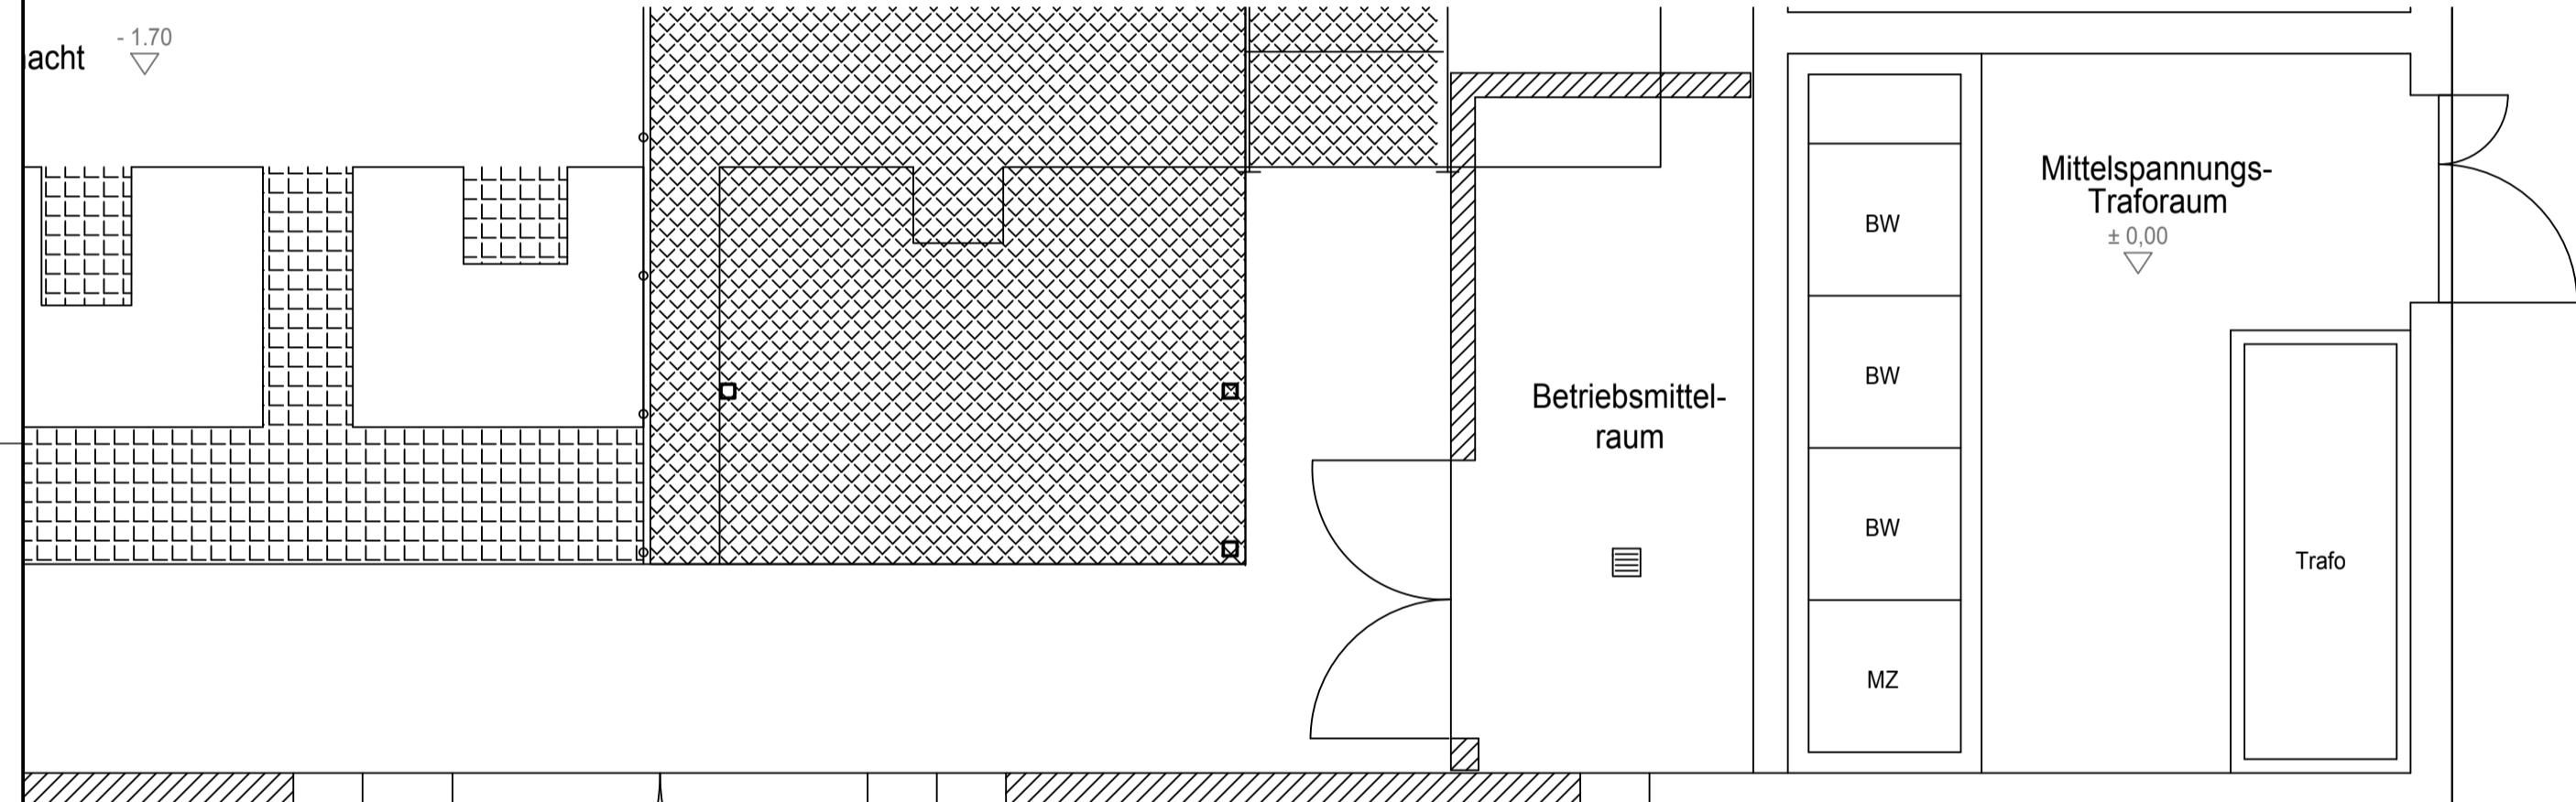

Ansicht B

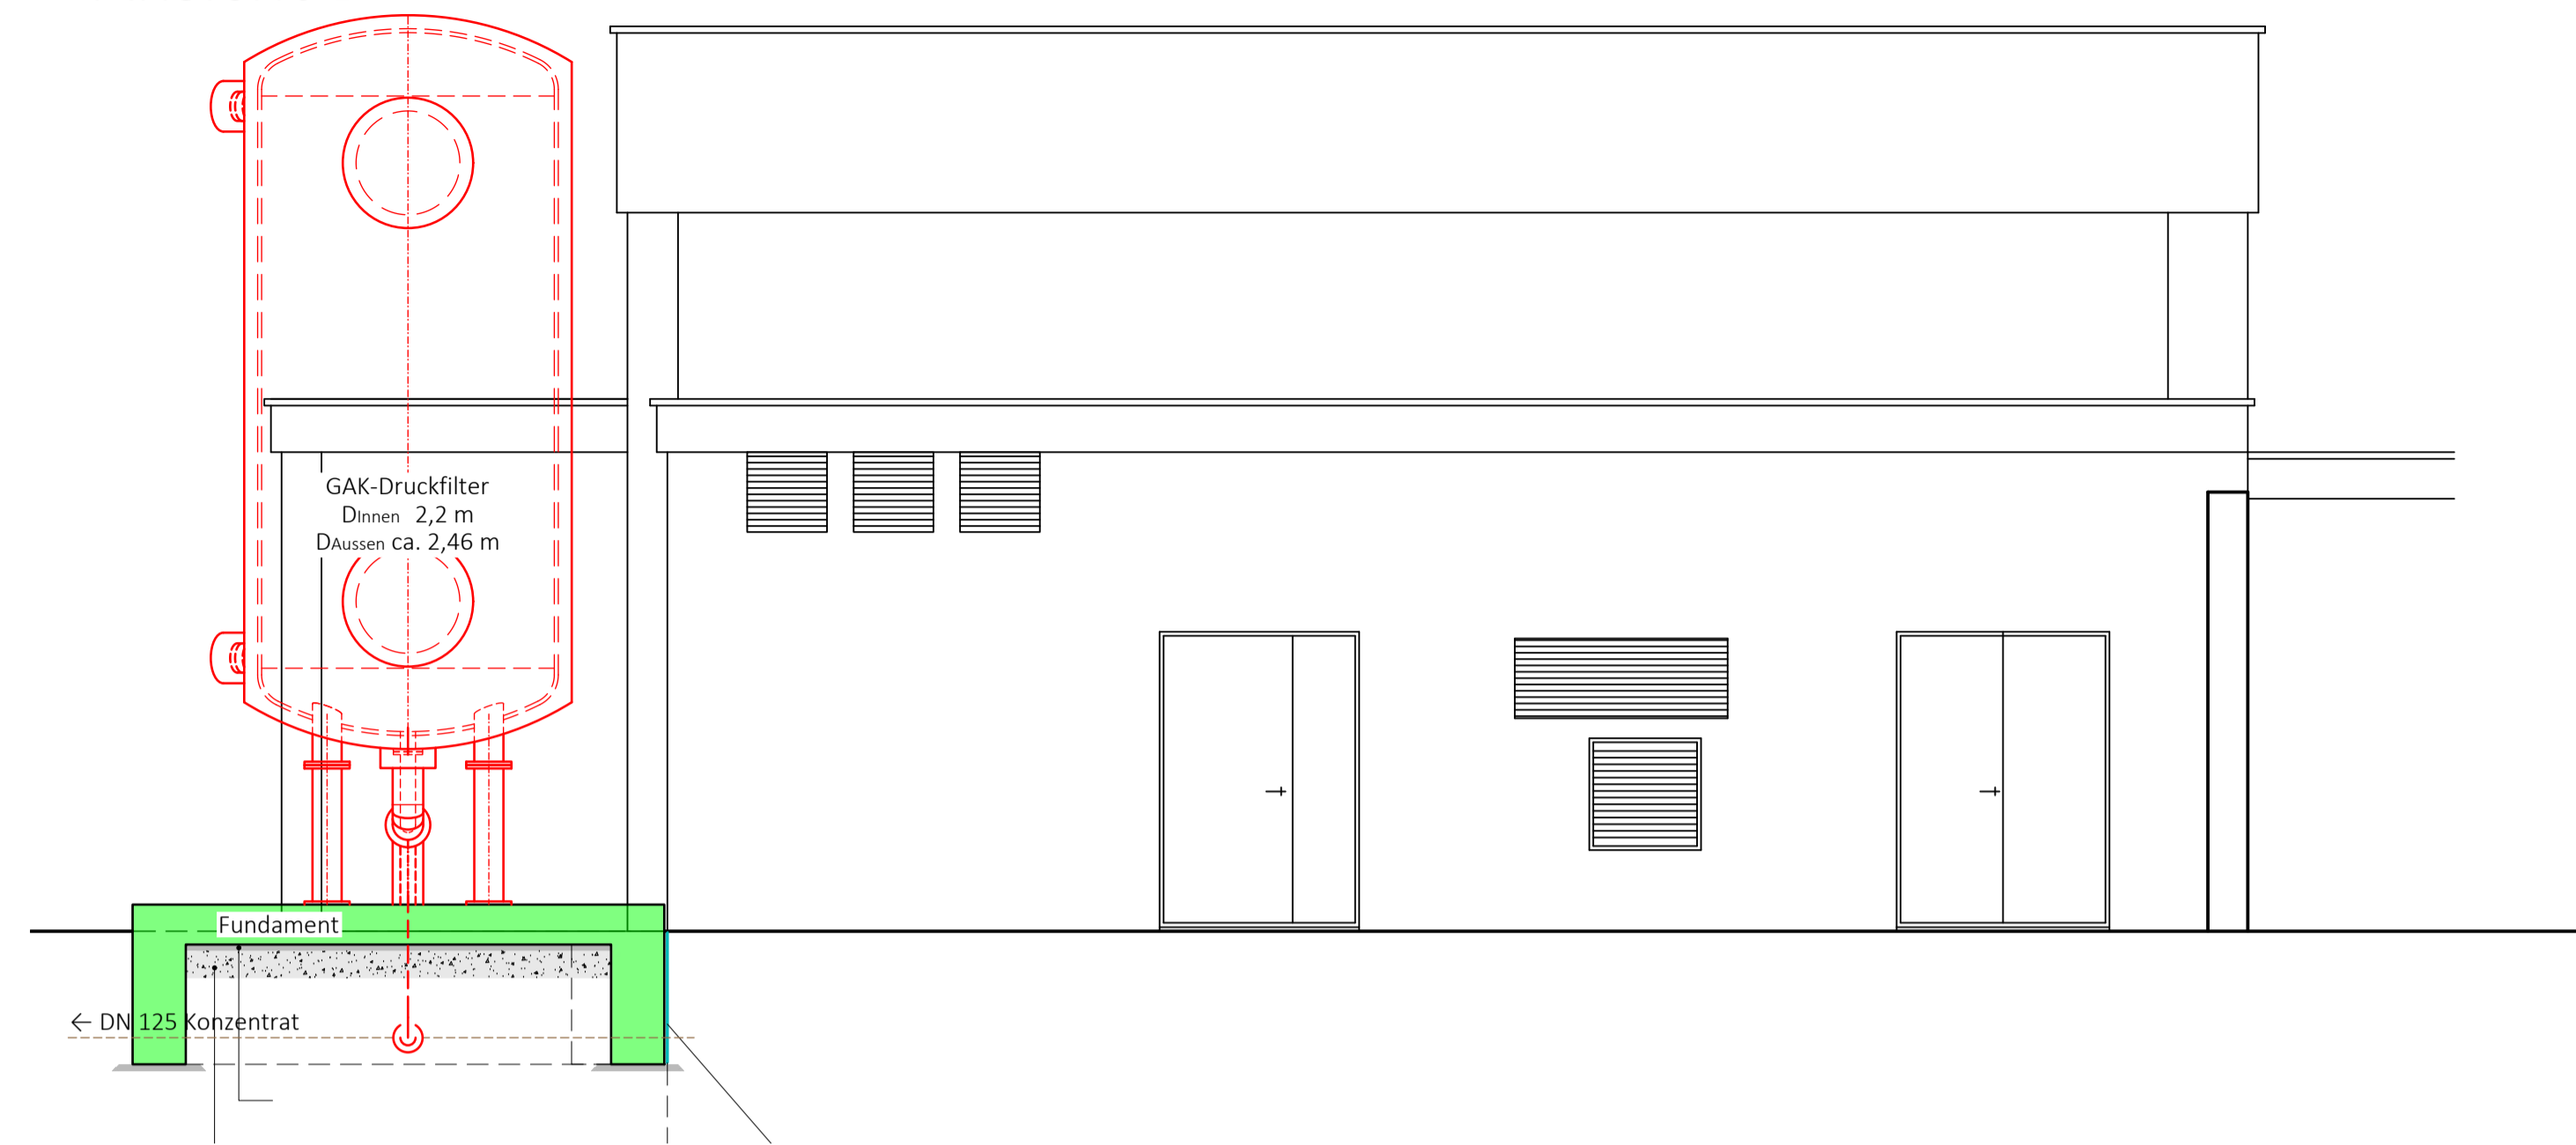

Grundriss

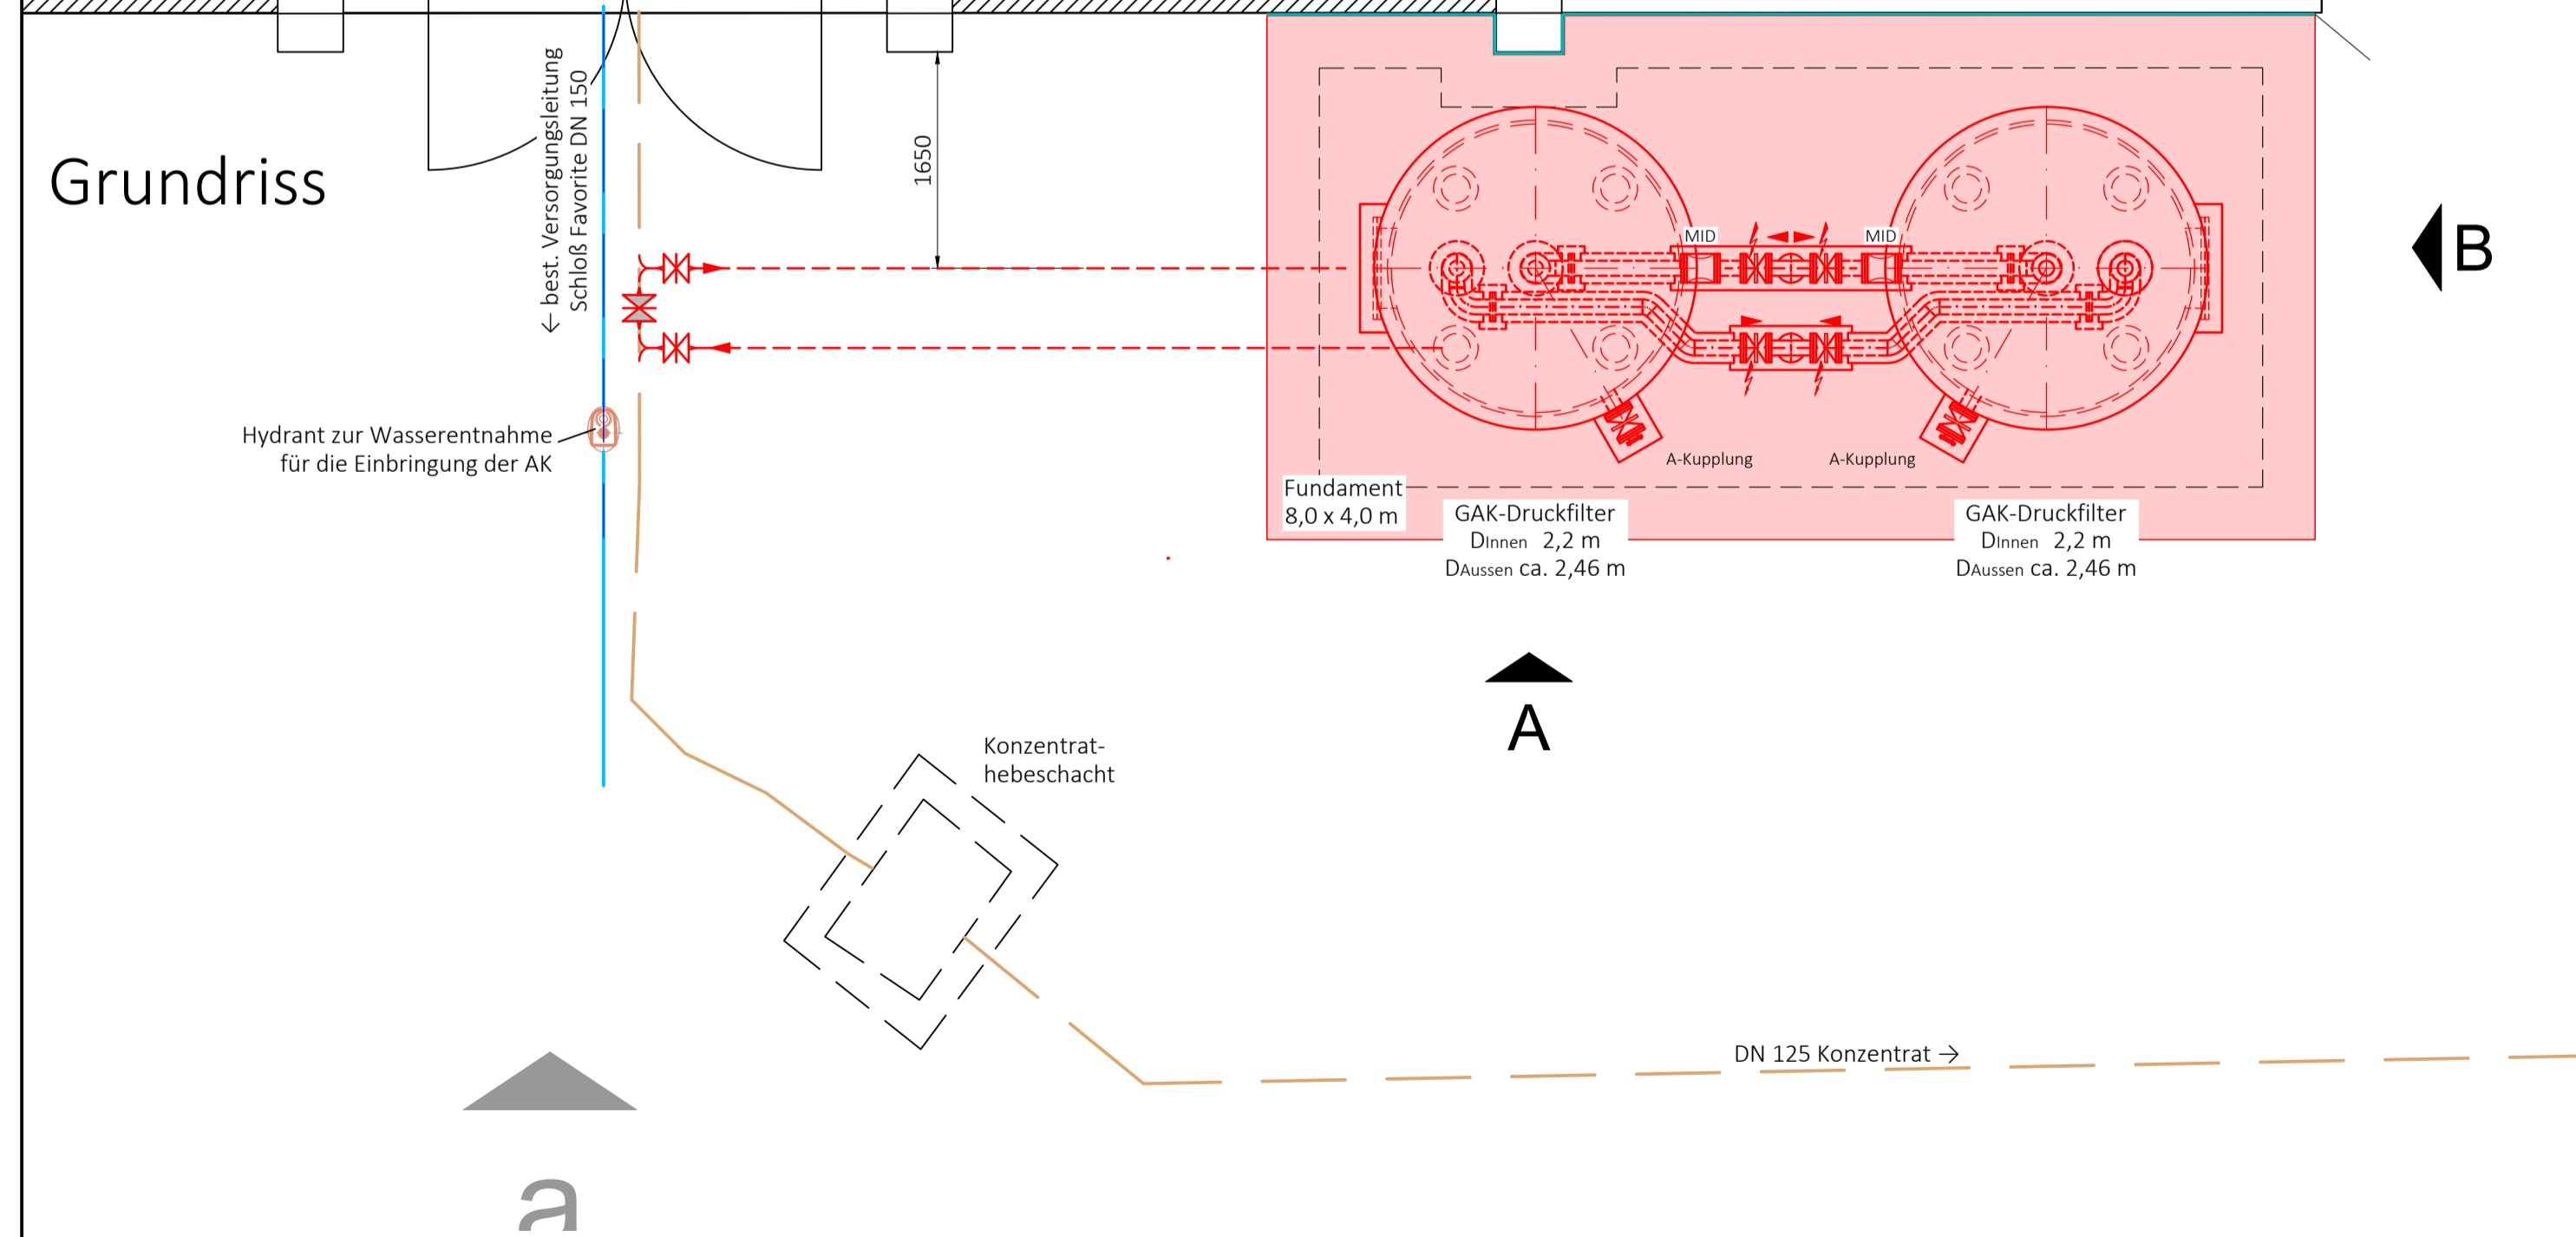

Legende

- best. Leitungen
- Planung

Wasserwerk Förch
Aktivkohlefilteranlage

Wasserversorgungsverband Vorderes Murgtal
Kreis Rastatt
Igelbachstraße 11
Mittlerer Pfad 2-4

Auftraggeber: *Frank-Martin-Haume*
RBS wave GmbH
Standort Weilimdorf
Mittlerer Pfad 2-4
70499 Stuttgart
Tel. 0711 - 18571-500
I.V. 12.09.2019

Planung: *Frank-Martin-Haume*
Zeichnungs-Nummer: 216178 - 5 - 3.301
Maßstab: 1 : 50
Datum: 12.09.2019
Entwurfsplanung: 5

Planbezeichnung: Verfahrenstechnische Ausrüstung
Gezeichnet: H. Glück/bert
Geprüft: M. Zehndner
Planformat: A3